

Jaroslav Romanowski PROFIL
Biuro Usług Geodezyjno-Kartograficznych
Baldowo, ul. Spółdzielca 4, 83-110 Tczew
tel. 82825530
NIP: 833-116-05-59 REGON: 221191718

MAPA DO CELÓW PROJEKTOWYCH
SKALA 1:500

Objekt: obr. 5, dz. 143/82.
Nr ark. mapy: 6.215.27.17.3.3/22.1.1
Układ wsp. płaskich: 2000 strefa 6 (18)
Poziom odniesienia: PL-EVRF2007-NH
ID: 6640.1760.2025, ks.rob.260/2025
Mapa powstała w wyniku aktualizacji pozyskanego pliku kcd programu Turbo Map v 10.0.
Nie wyklucza się istnienia w terenie innych, nie wykazanych na niniejszej mapie urządzeń podziemnych, które nie zostały zgłoszone do inwentaryzacji.
Uwaga:
Dla działek objętych zakresem nie przeprowadzono badania ksiąg wieczystych pod kątem występowania ewentualnych obciążeń służebnościami gruntowymi.





Mapa aktualna na dzień: 15.10.2025 r.

Województwo: pomorskie
Powiat: tczewski
Jednostka ewidencyjna: Tczew - M (221401_1)
Obręb: Obręb 5 (0005)

Poświadczam, że niniejszy dokument został opracowany w wyniku prac geodezyjnych i kartograficznych, których rezultaty zawiera operat techniczny pozytywnie zweryfikowany. Jednocześnie informuję, że jestem świadomy odpowiedzialności karnej za złożenie fałszywego oświadczenia.	
Identyfikator zgłoszenia prac geodezyjnych:	6640.1760.2025
Ogarn służby geodezyjnej, który otrzymał zgłoszenie:	Starosta Tczewski
Wykonawca prac geodezyjnych:	Biuro Usług Geodezyjno-Kartograficznych "PROFIL" Jaroslav Romanowski
Nr oraz data sporządzenia dokumentu zawierającego wynik pozytywnej weryfikacji:	6640.1760.2025, 3.9.2025, dn. 24.07.2025
Imię i nazwisko oraz nr uprawnień zawodowych kierownika prac:	mgr inż. Jaroslav Romanowski Up. nr 14853

mgr inż. Jaroslav Romanowski
geodeta uprawniony
uprawnienia MGPIB nr 14853

SKALA 1:200

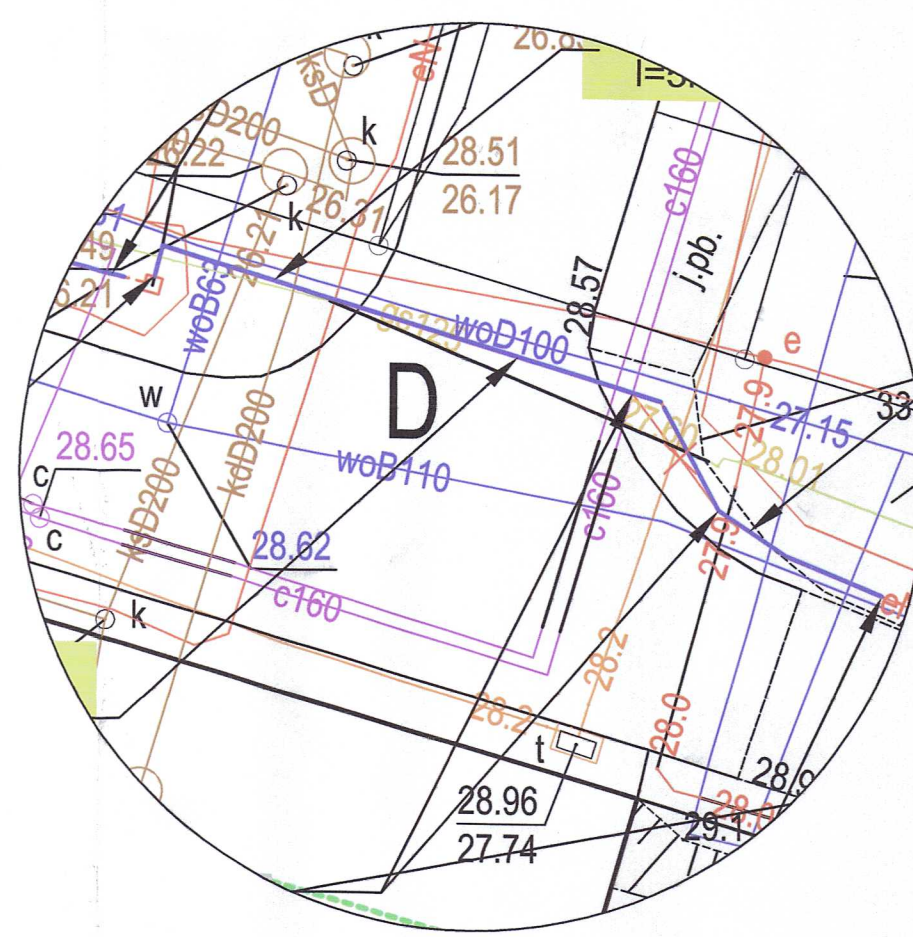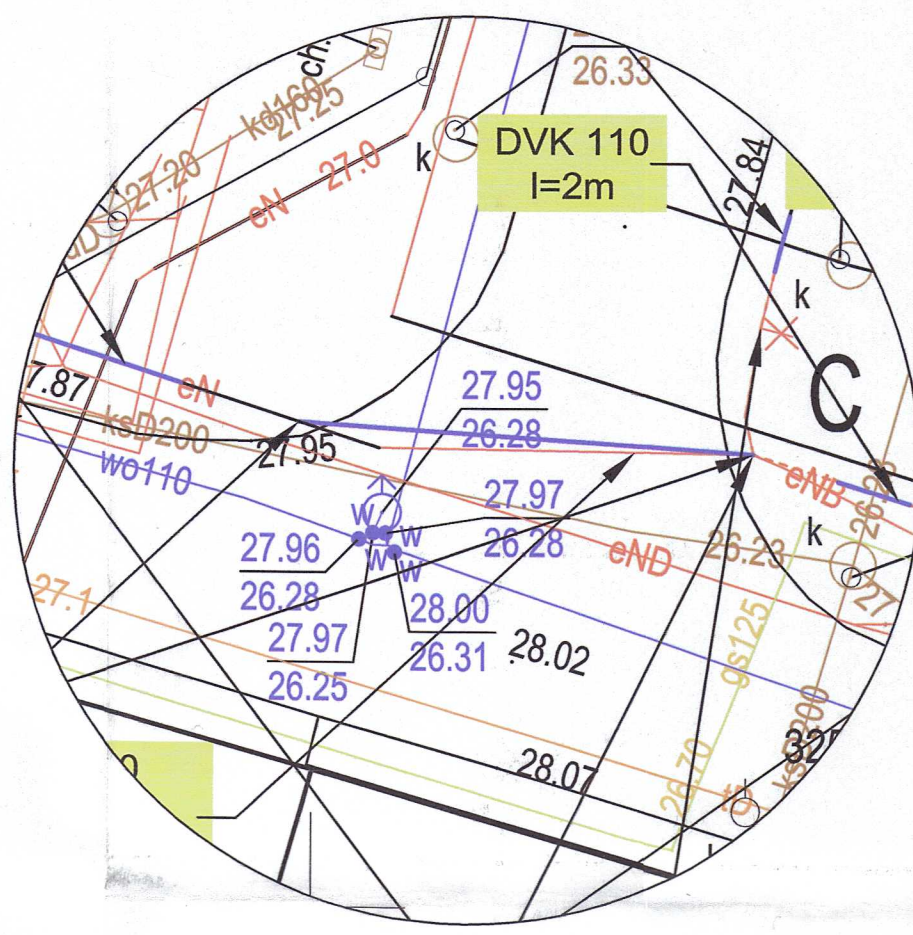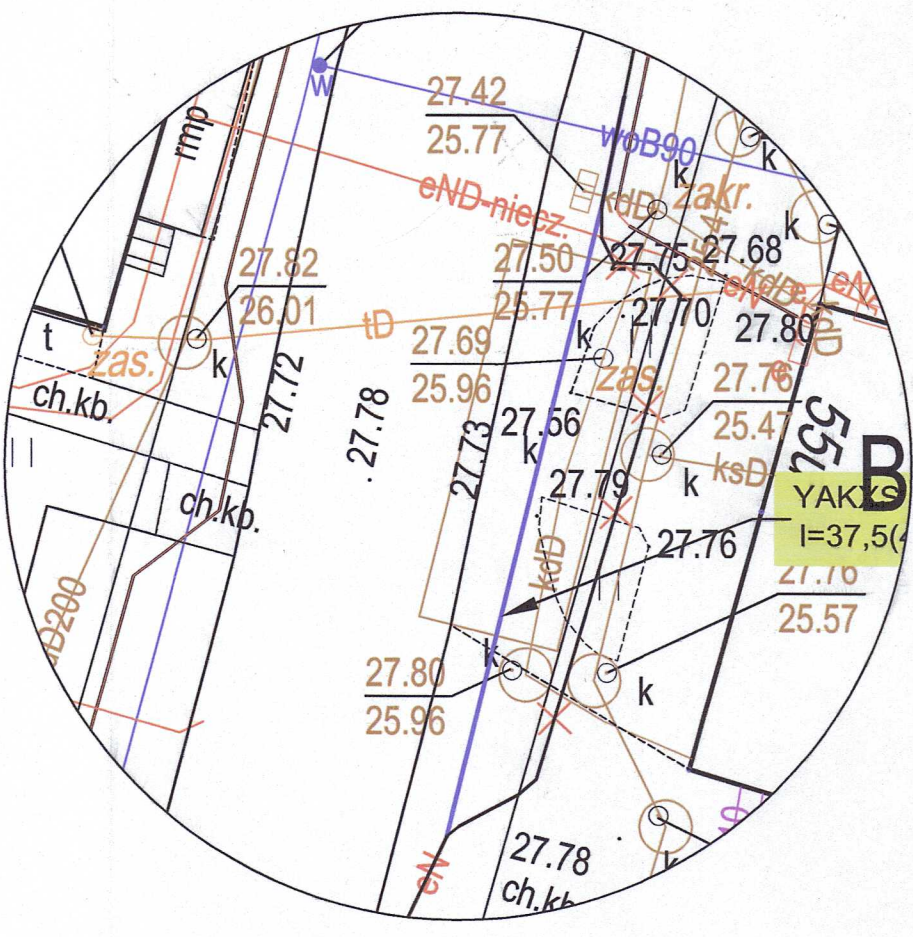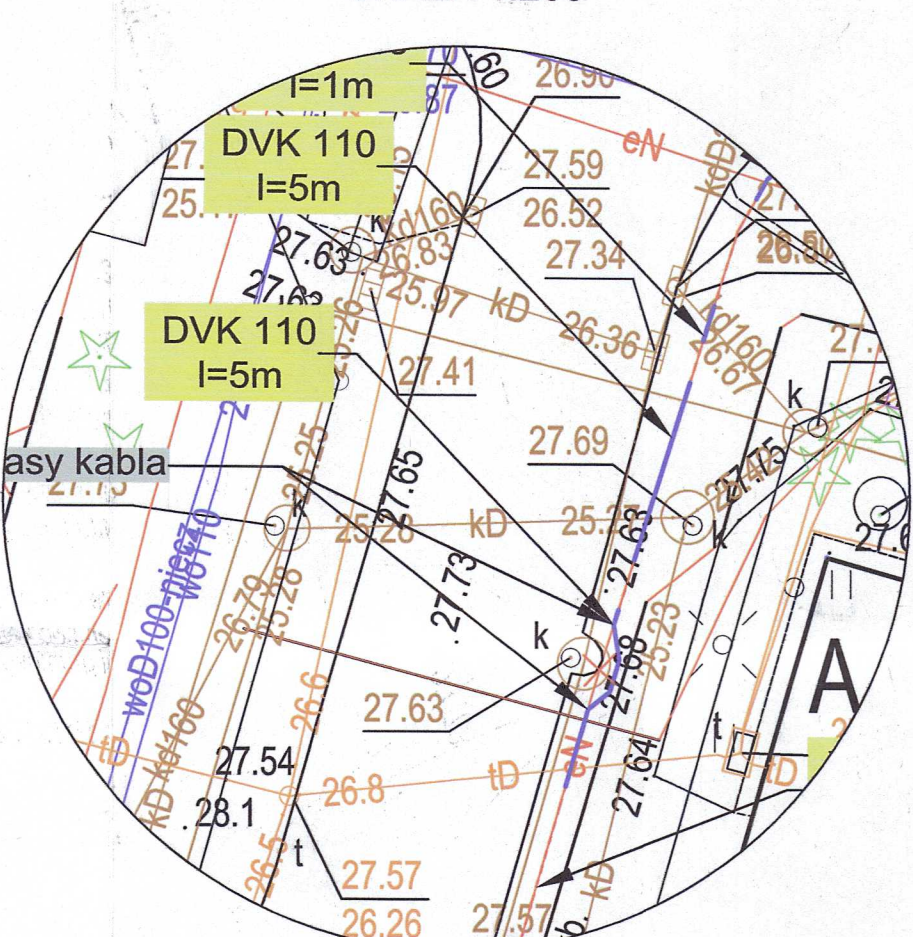

Legenda:

- L1 10/72/A - proj. słup oświetleniowy na fundamencie betonowym o wysokości h=8 m z oprawą o parametrach: 6555 lm, 40 W, 4000 K;
- 10/72/B - słup oświetleniowy istniejący
- proj. kabel nN typu YAKOS 4x35
- proj. przepust / rura osłonowa / osłona odczajająca
- element / fragment linii do demontażu / przebudowy
- 18,60 - rzędna terenu / proj. rzędna ułożenia linii kablowej
- A,B,C,D - sytuacje szczególne w powiększeniu 1:200

PB-PT

ZAKŁAD ELEKTRYCZNY Miroslaw Nierberg ul. C. K. Norwida 35, 83-110 Tczew tel.: 58 331 64 74, e-mail: zaklad@elektryczni.poczta.onet.pl		
INWESTOR:	KRZYSZTOF Dariusz KOZŁOWSKI	PODPIS:
Gmina Miejska Tczew Plac Marszałka Piłsudskiego 1 83-110 Tczew	PROJEKTOWAŁ: inż. Miroslaw NIERBERG	PODPIS:
LOKALIZACJA:	Uprawnienia budowlane do projektowania bez ograniczeń w specjalności instalacyjnej w zakresie sieci, instalacji i urządzeń elektrycznych oraz elektroenergetycznych nr 22064/2002	PODPIS:
dz. nr 143/82, obr. 5 ul. Jagiellońska miejscowość Tczew	SPRAWIŁ: mgr inż. Bogdan Makowski	PODPIS:
TYTUŁ PROJEKTU:	ROZBUDOWA INSTALACJI OŚWIEŚLENIA ULICZNEGO. DEMONTAŻ ELEMENTÓW KABLOWEJ LINII OŚWIEŚLENIA	BRANŻA: EL
TYTUŁ RYSUNKU:	PROJEKT ZAGOSPODAROWANIA TERENU. PLAN ROZBUDOWY INSTALACJI OŚWIEŚLENIA ULICZNEGO. PLAN DEMONTAŻU I PRZEBUDOWY.	DATA: 12/2025 NR RYS: E-01 PBPT KAWAŁ: 1/1 SKALA: 1:500 NR STRONY:

Tczew, dn. 20.10.2025

- Uwagi:
1. projektowane kable oświetleniowe nN prowadzić po trasach kabli demontowanych
 2. roboty należy prowadzić bez ingerencji w konstrukcję ścieżek rowerowych,
 3. nie dopuszczono jest podkopywania konstrukcji ścieżek rowerowych
 4. przejścia kabli pod drogą wykonać metodą bezwykopową i zabezpieczyć rurą osłonową
 5. układ sieciowy: TN-C
 6. we wszystkich istniejących latarniach zamontować złącza izolowane
 7. istniejące przepusty i rury osłonowe można wykorzystać wyłącznie za zgodą Inwestora i Zarządcy drogi