

SKALA 1:200

NI am. mapy 0.2 17.21.01.1.2

מחזורי התפילה

1761 2025 KS 006 261/2025

C-d-f


urządzeń podziemnych, które nie zostały zgłoszone do inwentaryzacji.

Omaya.

badania ksiąg wieczystych pod kątem występowania ewentualnych

[illegible]

mgr inż. Jarosław Romanowski
geodeta uprawniony
uprawnienia MGPIB nr 14853

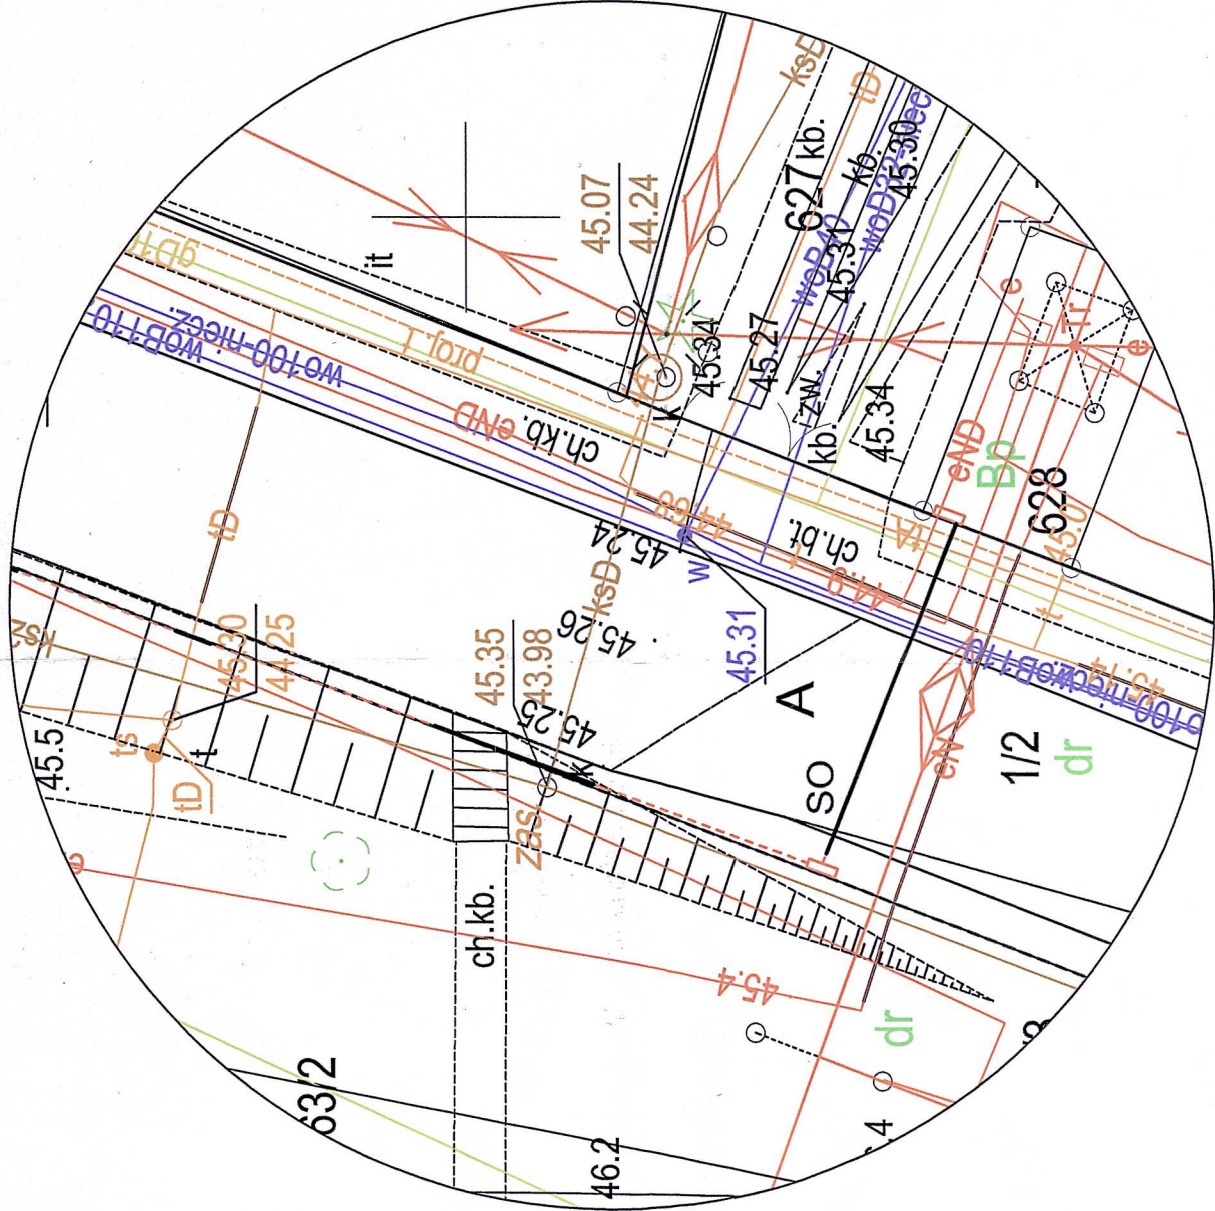

1. roboty należy prowadzić bez ingerencji w konstrukcję siećek rowerowych,
2. nie dopuszczone jest podkopywanie konstrukcji siećek rowerowych
3. przebieg kabli pod drogą wykonać metodą bezwykopową i zabezpieczyć urąg osłonową
4. układ sieciowy: TN-C
5. w latarniach objętych zakresem opracowania zamontować złącza izolowane
6. przed podaniem zasilania ze złącza EOP SA Isln. w latarni 1/1 kabel zasilający z obydwu stron odłączyć od złącza EOP SA Isln. i zabezpieczyć poprzez zaobalenie odłączników wtyczki końcowych

Legenda :

- slup oświetleniowy /latarnia/ istniejący
- proj. kabel nn typ YAKXS 4x25(35)
- istn. kabel nn oświetleniowy
- rura osłonowa / przepust / osłona otaczająca
- element / fragment linii do demontażu / przeloczenia
- proj. szafka oświetlenia ulicznego
- rzędna terenu / rzędna proj. linii kablowej
- sytuacja szczegółowa - powiększenie 1:200

PB-PZT

ZAKŁAD ELEKTRYCZNY Mikroładowi Nirmberg ul. K. Norwida 35; 83-110 Tczew tel.: 33 531 64 74, e-mail: zakladelektryczny@poczta.onet.pl		INWESTOR: Gmina Miasta Tczew Plac Marszałka Piłsudskiego 1 83-110 Tczew		INSTRUMENTALNE: Dariusz KOZŁOWSKI		PROJEKTOWAL: inż. Mirosław NIRMBERG Uprawnienia budowlane do projektowania bez ograniczeń w specjalności instalacyjnej w zakresie sieci, instalacji i urządzeń elektrycznych oraz elektroenergetycznych nr 220/66/2002 SPRAWDZAJĄCY: mgr inż. Bogdan MAKOWSKI Uprawnienia budowlane do projektowania bez ograniczeń w specjalności instalacyjnej w zakresie sieci, instalacji i urządzeń elektrycznych oraz elektroenergetycznych nr 116/66/2002		LOKALIZACJA: dz. nr 1/2, obr. 13 63/3, 64 obr. 12 ul. Borchardta miejscowość Tczew		OPIS: EL 12/2025 Nr rys E-01 PBP/21 Data rys 15.05.2025 Skala 1:500 Nr strony 1		TITUL PROJEKTU: BUDOWA INSTALACJI OŚWIETLENIA ULICZNEGO WRAZ Z PRZEBUDOWĄ UKŁADU ZASILANIA IŚNIEJĄCEJ INFRASTRUKTURY OŚWIETLENIOWEJ.		TITUL RYSUNKU: PROJEKT ZAGOSPODAROWANIA TERENU	
---	--	--	--	---	--	---	--	---	--	--	--	--	--	--	--