


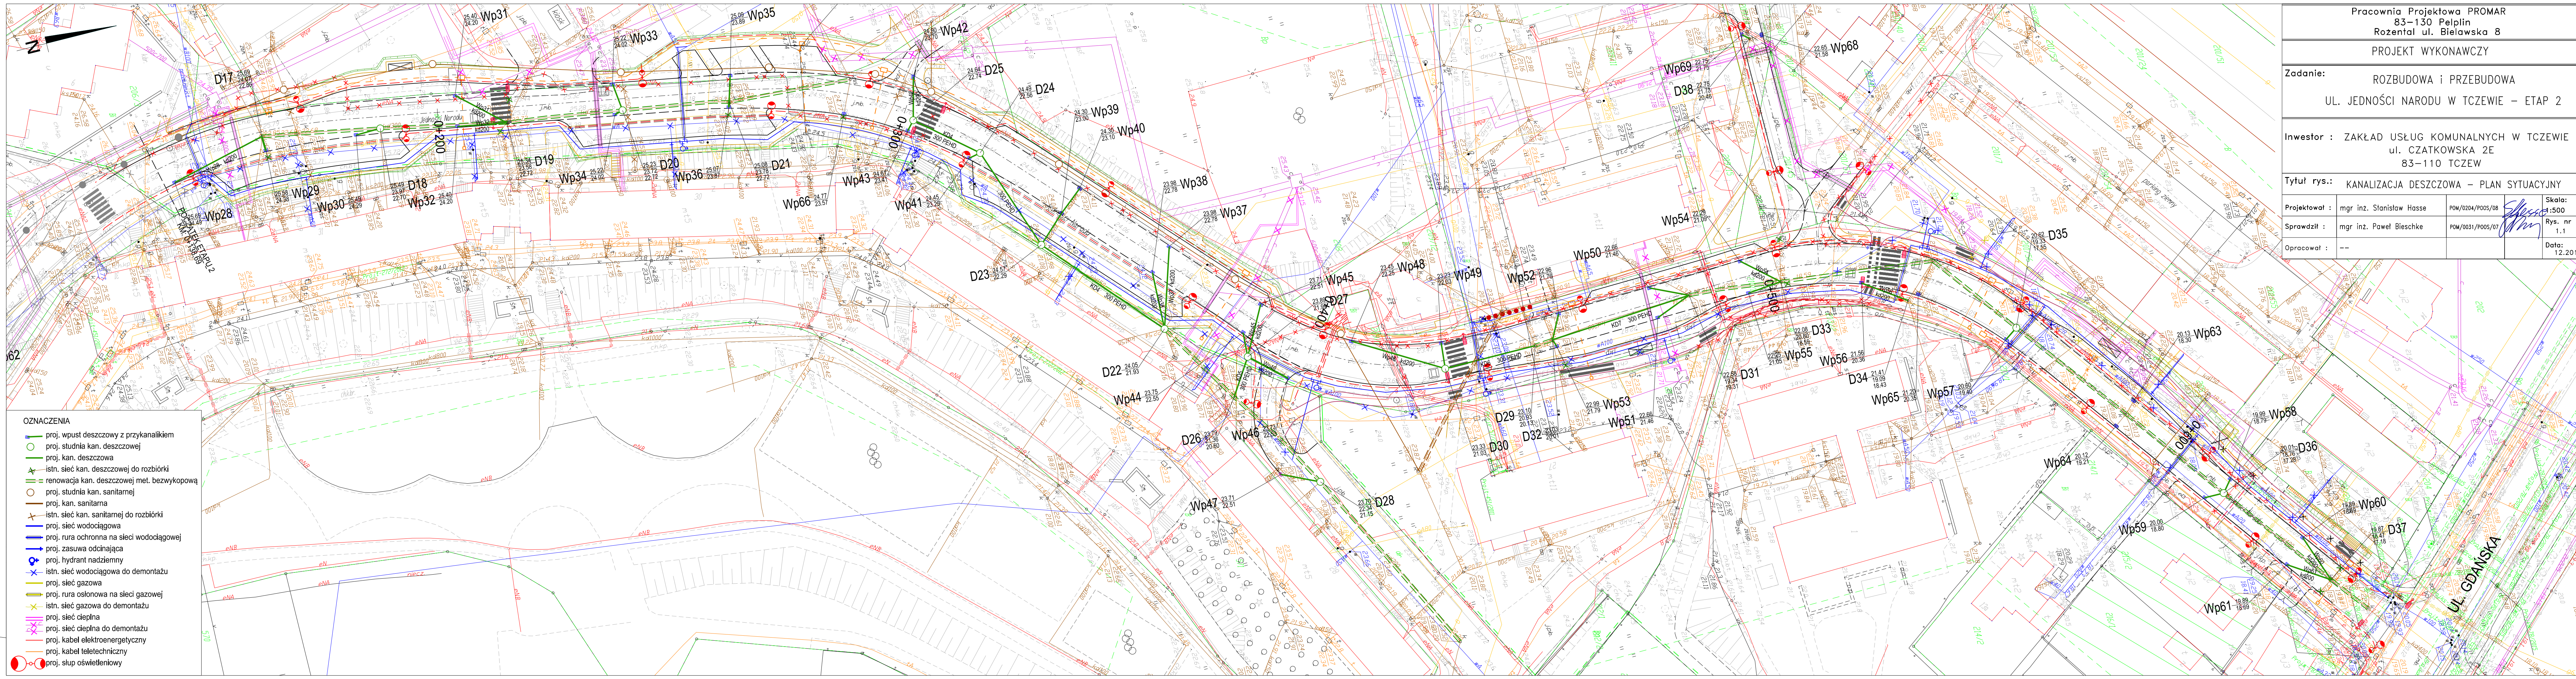

- OZNACZENIA
- proj. wpust deszczowy z przykanalikiem
 - proj. studnia kan. deszczowej
 - proj. kan. deszczowa
 - istn. sieć kan. deszczowej do rozbiórki
 - renowacja kan. deszczowej met. bezwykopową
 - proj. studnia kan. sanitarnej
 - proj. kan. sanitarna
 - istn. sieć kan. sanitarnej do rozbiórki
 - proj. sieć wodociągowa
 - proj. rura ochronna na sieci wodociągowej
 - proj. zasuwka odcinająca
 - proj. hydrant nadziemny
 - istn. sieć wodociągowa do demontażu
 - proj. sieć gazowa
 - proj. rura osłonowa na sieci gazowej
 - istn. sieć gazowa do demontażu
 - proj. sieć ciepła
 - proj. sieć ciepła do demontażu
 - proj. kabel elektroenergetyczny
 - proj. kabel teletechniczny
 - proj. słup oświetleniowy

Pracownia Projektowa PROMAR 83-130 Pelpin Rozental ul. Bielawska 8			
PROJEKT WYKONAWCZY			
Zadanie: ROZBUDOWA i PRZEBUDOWA UL. JEDNOŚCI NARODU W TCZEWIE - ETAP 2			
Inwestor : ZAKŁAD USŁUG KOMUNALNYCH W TCZEWIE ul. CZATKOWSKA 2E 83-110 TCZEW			
Tytuł rys.: KANALIZACJA DESZCZOWA - PLAN SYTUACYJNY			
Projektował :	mgr inż. Stanisław Hasse	POM/0204/PO05/08	Skala: 1:500 Rys. nr 1.1 Data: 12.2015
Sprawdził :	mgr inż. Paweł Bieschke	POM/0031/PO05/07	
Opracował :	--		